


ПЛАН-СХЕМА РАСПОЛОЖЕНИЯ ОСВЕТИТЕЛЬНОГО
ОБОРУДОВАНИЯ И ЭЛЕКТРООБОРУДОВАНИЯ С МЕБЕЛЬЮ
1 : 50

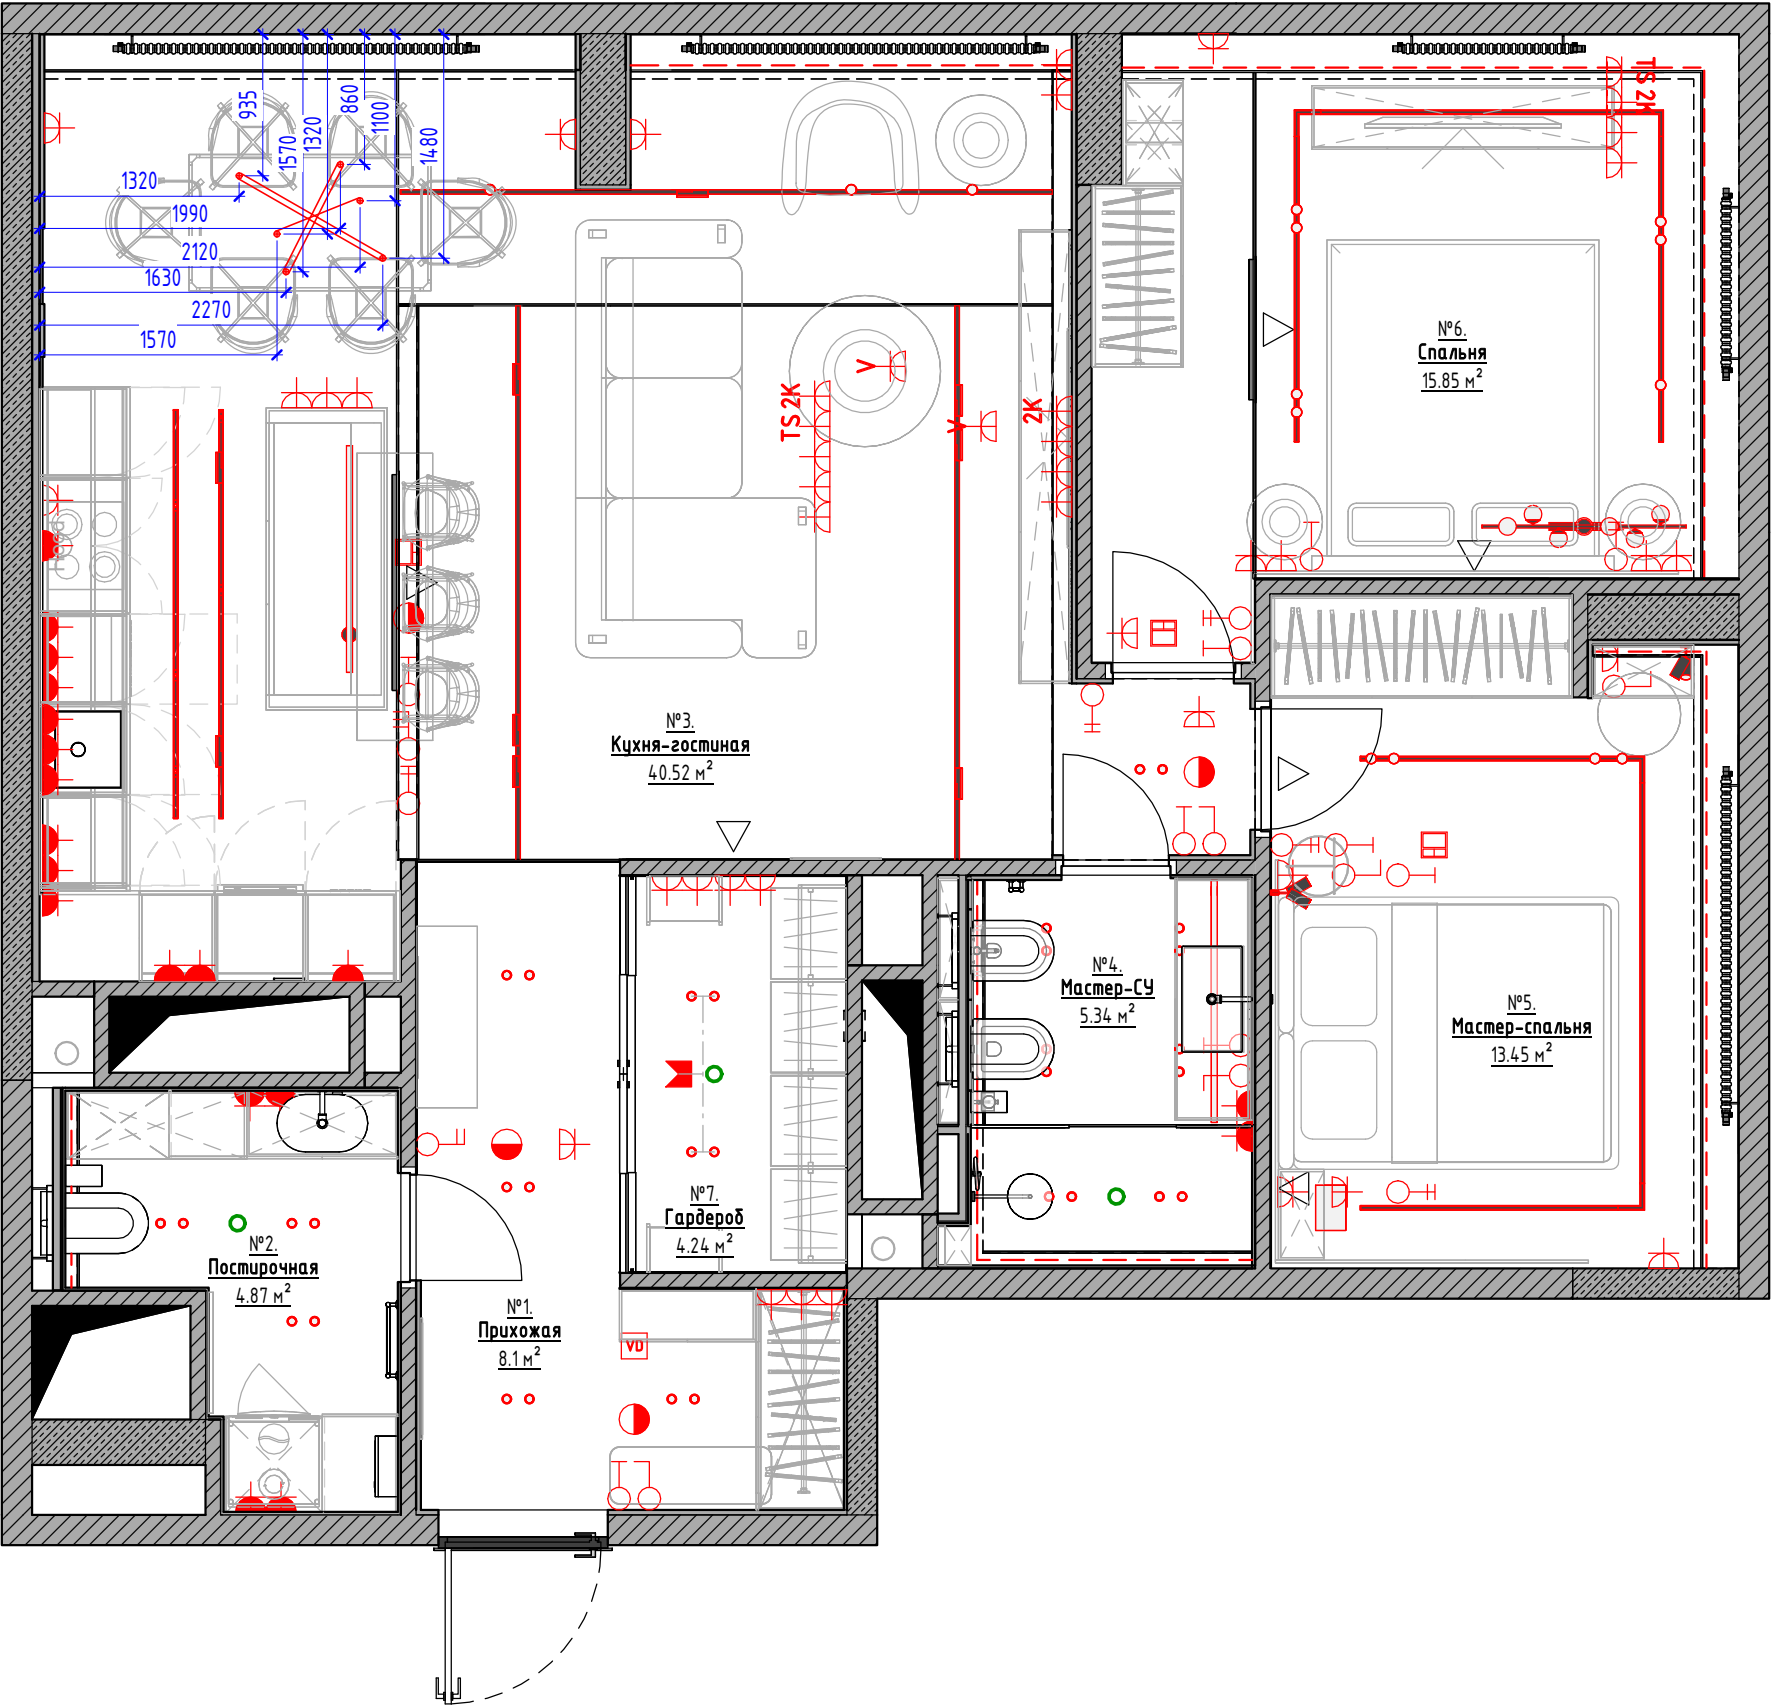

СПЕЦИФИКАЦИЯ ПОМЕЩЕНИЙ 1-ГО ЭТАЖА

№	ИМЯ ПОМЕЩЕНИЯ	ПЛОЩАДЬ
1	Прихожая	8.1 м²
2	Постирочная	4.9 м²
3	Кухня-гостиная	40.5 м²
4	Мастер-СУ	5.3 м²
5	Мастер-спальня	13.5 м²
6	Спальня	15.9 м²
7	Гардероб	4.2 м²

ОБЩАЯ ПЛОЩАДЬ 92.4 м²

УСЛОВНЫЕ ОБОЗНАЧЕНИЯ:

№1 Номер помещения
Гостиная Имя помещения



Вентрешетка принудительной
вытяжки на потолке

УСЛОВНЫЕ ОБОЗНАЧЕНИЯ ЭЛЕКТРООБОРУДОВАНИЯ

УО	ТИП ОБОРУДОВАНИЯ
	Видеодомофон
	Вывод кабеля
	Выключатель 1-клавишный
	Выключатель 2-клавишный
	Выключатель трехклавишный
	Датчик движения
	Метеоконтроллер
	Переключатель 1-клавишный
	Переключатель 2-клавишный
	Розетка 220V
	Розетка IP44
	Розетка TV + SAT
	Розетка для интернета двойная (RJ45 + RJ45)
	Терморегулятор теплого пола

ЛИСТ ЧИТАТЬ СОВМЕСТНО С ЛИСТАМИ СПЕЦИФИКАЦИЙ

ИМЯ ЛИСТА	№ ЛИСТА
СПЕЦИФИКАЦИЯ МАТЕРИАЛОВ И ОБОРУДОВАНИЯ	47
СПЕЦИФИКАЦИЯ СВЕТИЛЬНИКОВ И РОЗЕТОК	48
СПЕЦИФИКАЦИЯ РАМОК	49
СПЕЦИФИКАЦИЯ ВЫКЛЮЧАТЕЛЕЙ	50

	ФИО	Подпись	Дата	ФИО	Подпись	Дата
Рук. студии	Барышникова Е.			Чертил	Сафонникова	
Дизайнер	BARYARCHITECT			Заказчик		

ПЛАН-СХЕМА РАСПОЛОЖЕНИЯ ОСВЕТИТЕЛЬНОГО
ОБОРУДОВАНИЯ И ЭЛЕКТРООБОРУДОВАНИЯ С МЕБЕЛЬЮ

СЕРДЦЕ СТОЛИЦЫ

Адрес проекта: г. Москва


ДИЗАЙН-ПРОЕКТ

Стадия	Лист
РП	25

Дата: 23.08.2024

Формат А3

ПЛАН-СХЕМА РАССТАНОВКИ ОСВЕТИТЕЛЬНОГО
ОБОРУДОВАНИЯ
1 : 50

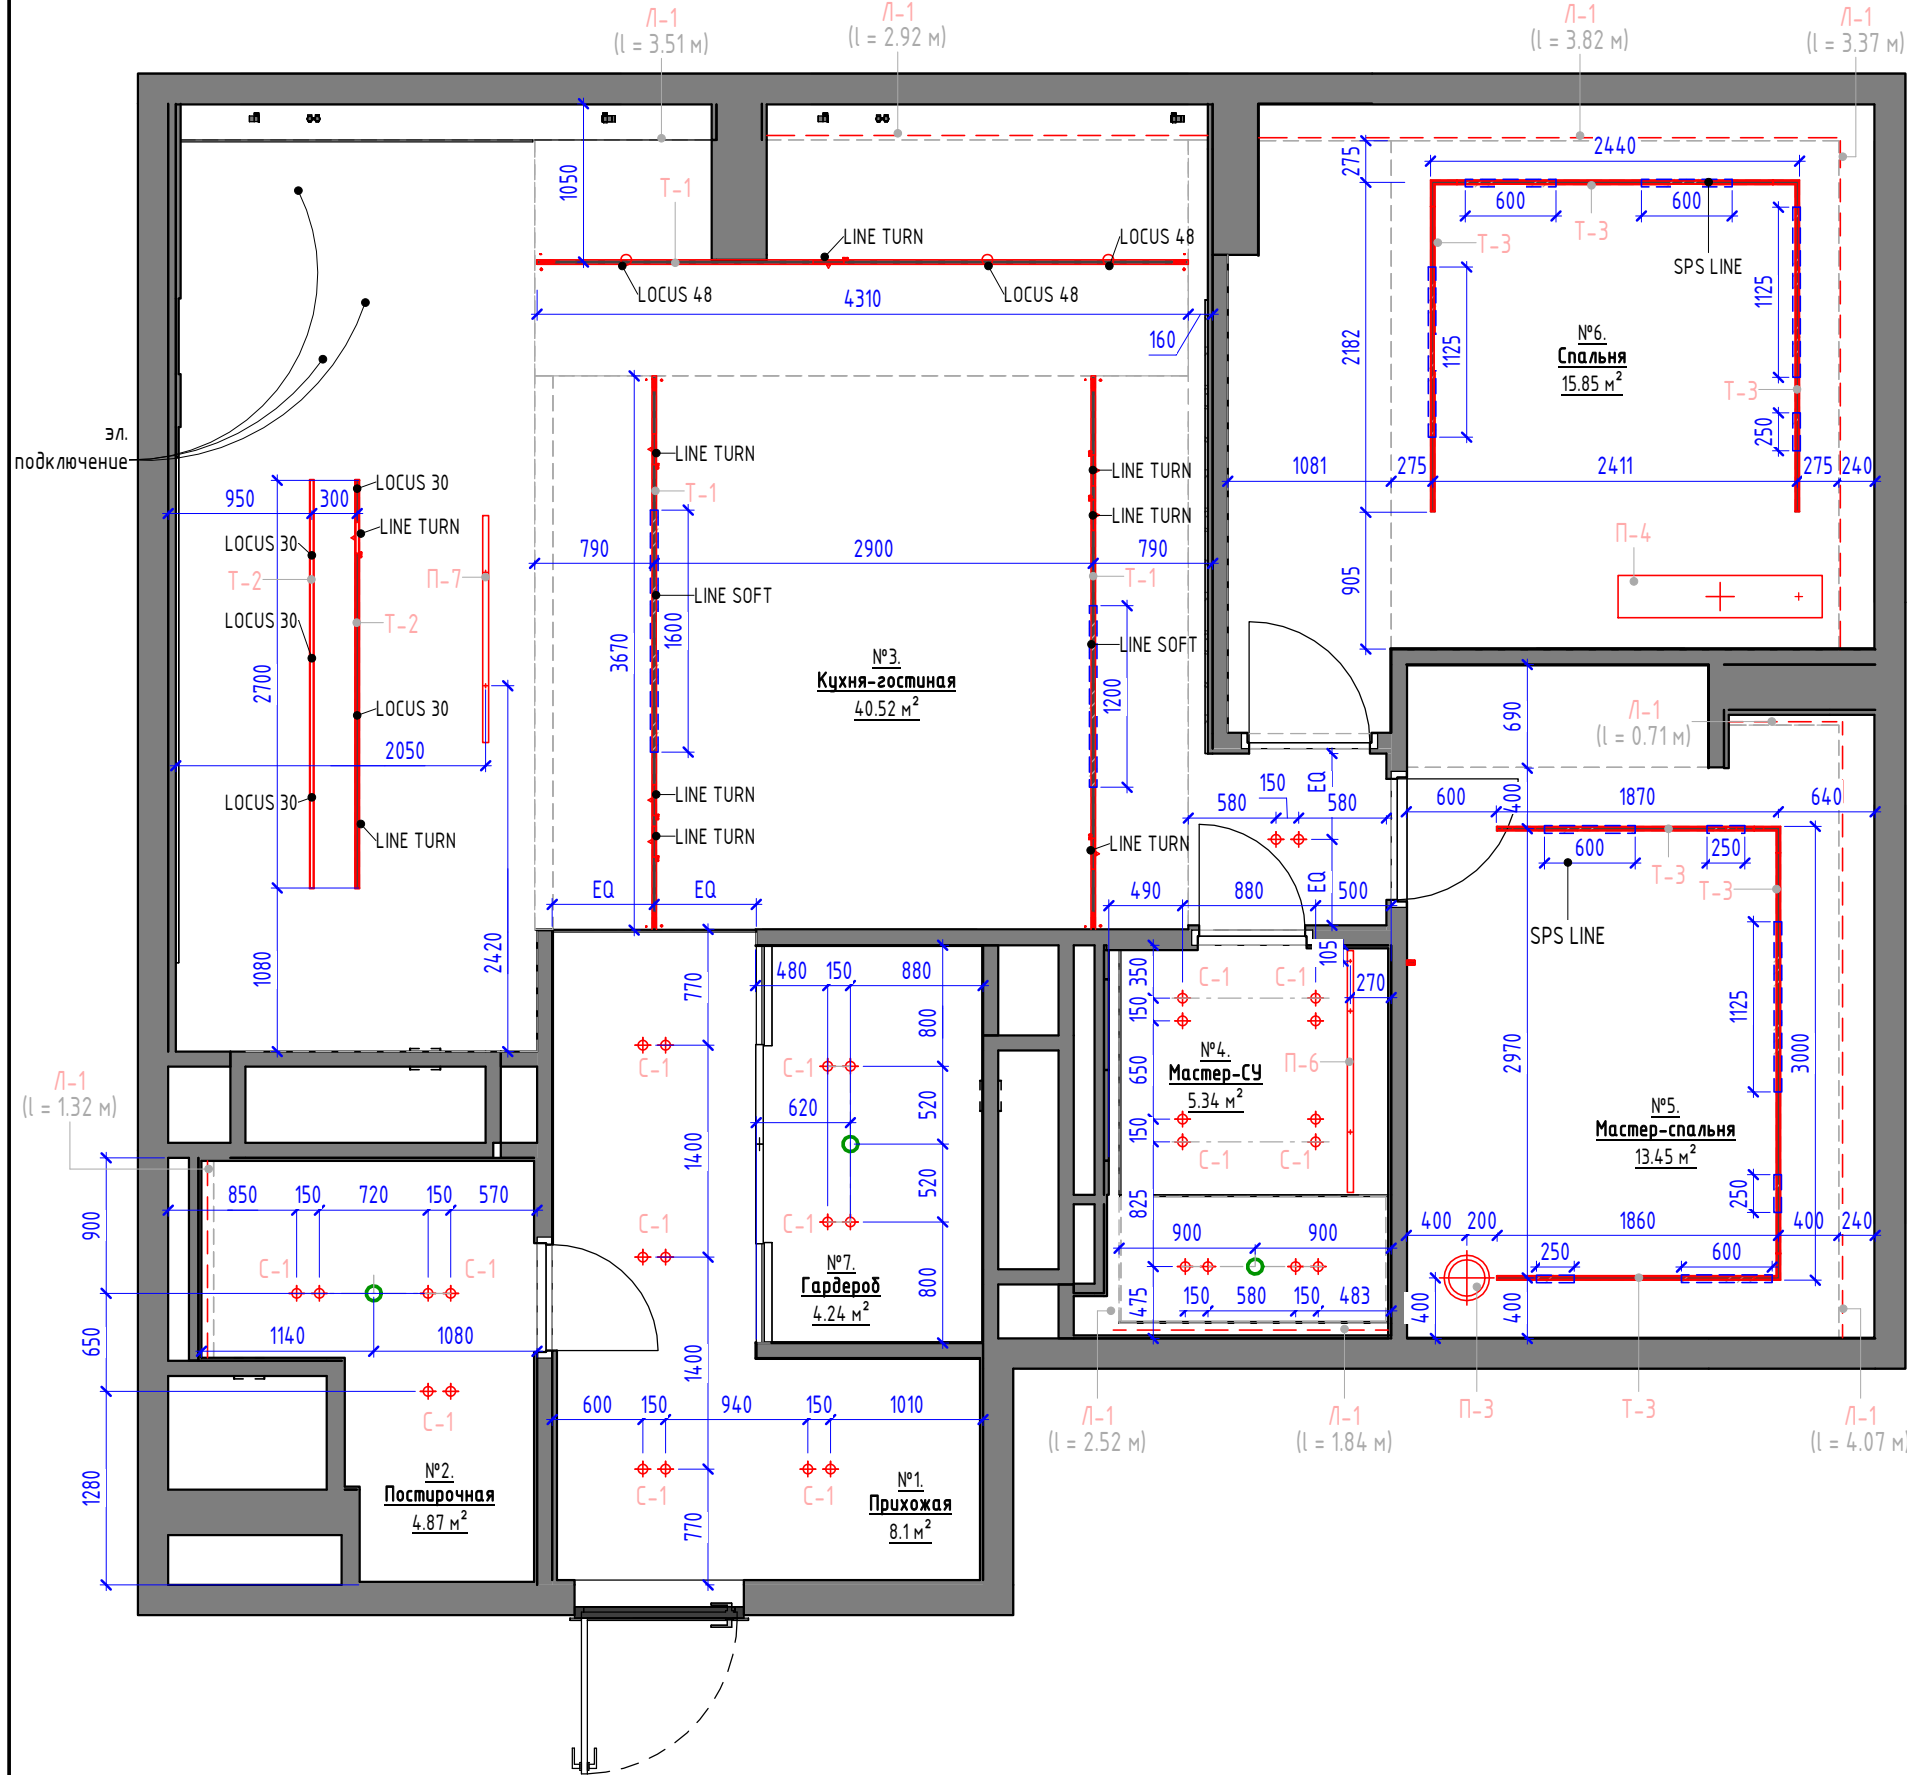

ПРИМЕЧАНИЯ!

- За условную относительную отметку 0.000 принята отметка чистого пола.
- Высоты потолков указаны от уровня чистового пола.
- Размеры даны с учетом всех финишных отделок и носят проектный характер, и могут измениться в процессе строительных (производственных) работ! Перед началом производственных работ необходимо проверить все размеры на месте.
- Перед проведением подготовительных работ и монтажа, согласовать количество и внешний вид всех осветительных приборов, и запросить техническую документацию у фирмы-производителя.
- Уточнить у специалиста цветовую температуру каждого светильника
Во влажных помещениях использовать осветительное оборудование ip44 уровня защиты.
- Во влажных помещениях выполнить прокладку электрокабеля в изолированной оболочке.
- Разметить места расположения потолочных светильников и согласовать с заказчиком.
- Металлокаркас возводить с учетом привязки осветительного и прочего оборудования.
- Необходимое количество трансформаторов для светодиодной подсветки запросить у фирмы-производителя.
- Ко всем трансформаторам для светодиодного освещения необходимо предусмотреть доступ.
- Количество светодиодной подсветки указано без запаса
- Привязки даны от осей оборудования.
- Условные обозначения осветительного оборудования не в масштабе.
- Все отклонения от проекта в процессе демонтажных и монтажных работ, обязательно учитывать в дальнейшей работе по проекту
- Смотреть совместно с листами разверток помещений.

СПЕЦИФИКАЦИЯ ПОМЕЩЕНИЙ 1-ГО ЭТАЖА

№	ИМЯ ПОМЕЩЕНИЯ	ПЛОЩАДЬ
1	Прихожая	8.1 м²
2	Постирочная	4.9 м²
3	Кухня-гостиная	40.5 м²
4	Мастер-СУ	5.3 м²
5	Мастер-спальня	13.5 м²
6	Спальня	15.9 м²
7	Гардероб	4.2 м²

ОБЩАЯ ПЛОЩАДЬ 92.4 м²

УСЛОВНЫЕ ОБОЗНАЧЕНИЯ:

- Размеры даны для справки. Возможно Уточнение в процессе строительства.
- Выдержат равные расстояния
- Маркировка осветительного оборудования
- Вывод кабеля
- Вытяжной вентилятор

СПЕЦИФИКАЦИЯ ПОТОЛОЧНЫХ ОСВЕТИТЕЛЬНЫХ
ПРИБОРОВ

УО	МАРКА	ТИП	КОЛ-ВО
---	L-1	LED Подсветка потолочная	9
+	C-1	Встраиваемый светильник Maytoni Reif	32
---	T-3	Встроенный трек T18 06	6
---	T-1	Магнитный трек	5
---	T-2	Магнитный трек в деревянный потолок	2
+	P-3	Подвес Centrsvet STITCH	1
+	P-4	Подвесной светильник Centrsvet LIANA	1
+	P-6	Центрsvet Stilo	1
+	P-7	Центрsvet Stripline	1

ЛИСТ ЧИТАТЬ СОВМЕСТНО С ЛИСТАМИ СПЕЦИФИКАЦИЙ

ИМЯ ЛИСТА	№ ЛИСТА
СПЕЦИФИКАЦИЯ МАТЕРИАЛОВ И ОБОРУДОВАНИЯ	47
СПЕЦИФИКАЦИЯ СВЕТИЛЬНИКОВ И РОЗЕТОК	48
СПЕЦИФИКАЦИЯ РАМОК	49
СПЕЦИФИКАЦИЯ ВЫКЛЮЧАТЕЛЕЙ	50

	ФИО	Подпись	Дата		ФИО	Подпись	Дата
Рук. студии	Барышникова Е.			Чертил	Сафонникова		
Дизайнер	BARYARCHITECT			Заказчик			

ПЛАН-СХЕМА РАСПОЛОЖЕНИЯ ОСВЕТИТЕЛЬНЫХ
ПРИБОРОВ С ПРИВЯЗКАМИ

СЕРДЦЕ СТОЛИЦЫ

Адрес проекта: г. Москва

ДИЗАЙН-ПРОЕКТ	
Стадия	Лист
РП	21